



3階～9階平面図 S=1/100

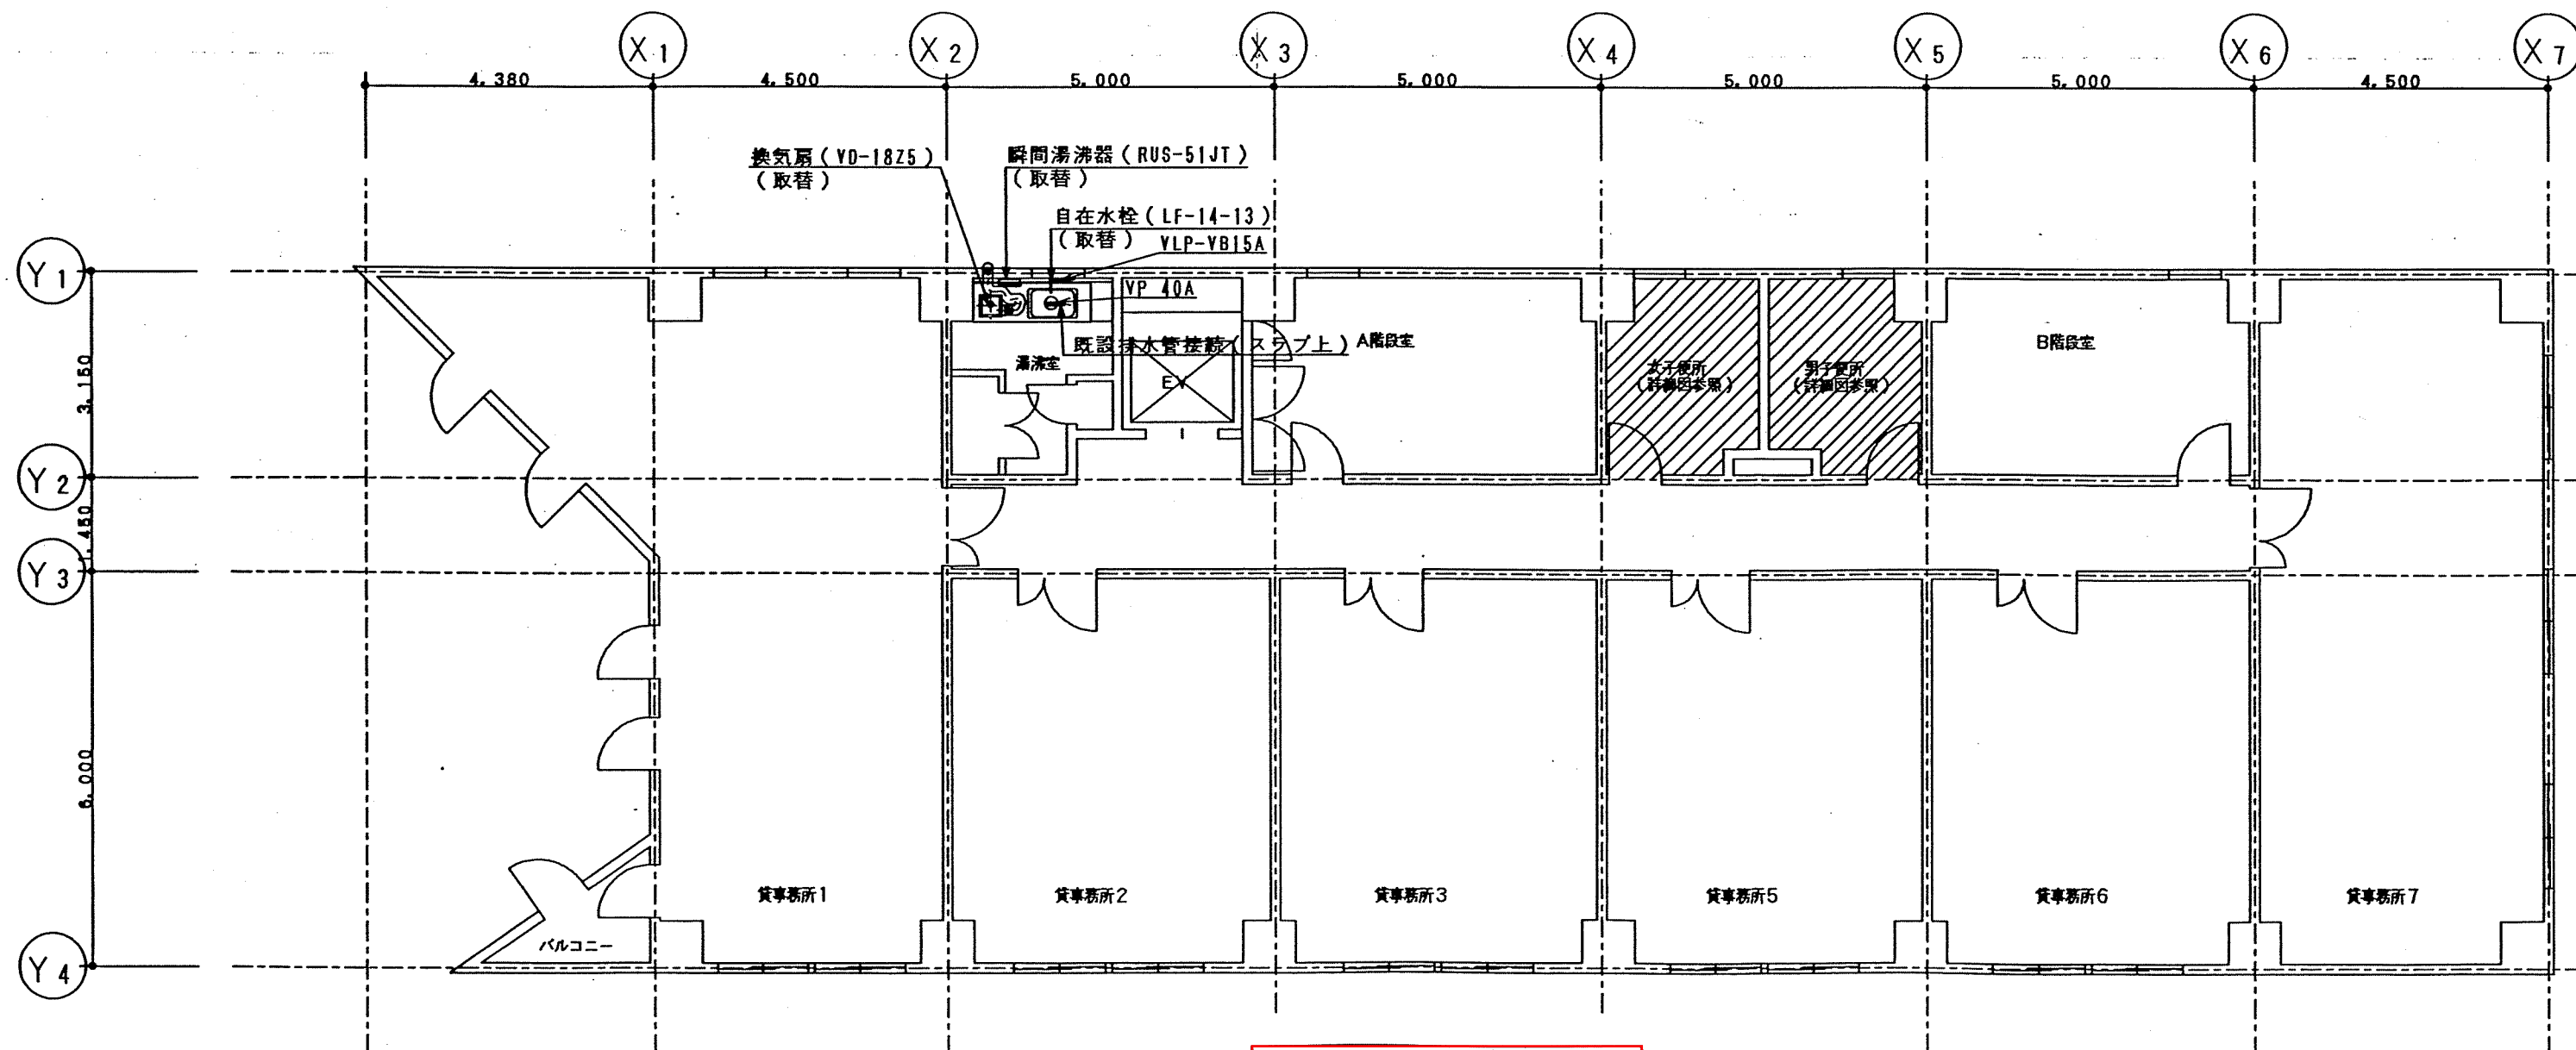

2階平面図 S=1/100

器具表

器具名称	器具型名及び仕様	数量	備考
共用トイレ	大便器 (男・女トイレ)	25	1階～9階
//	シャワートイレ (男トイレ)	8	2階～9階
//	シャワートイレ (女トイレ)	17	1階～9階
//	小便器 (男トイレ)	16	2階～9階
//	洗面器 (男・女トイレ)	17	1階～9階
//	洗面器 (男・女トイレ)	16	2階～9階
//	化粧鏡 (男・女トイレ)	17	1階～9階
//	換気扇 (男・女トイレ)	16	2階～9階
//	換気扇	1	1階
共用湯沸室	瞬間湯沸器	8	2階～9階
//	台付自在水栓	8	2階～9階
//	換気扇	8	2階～9階

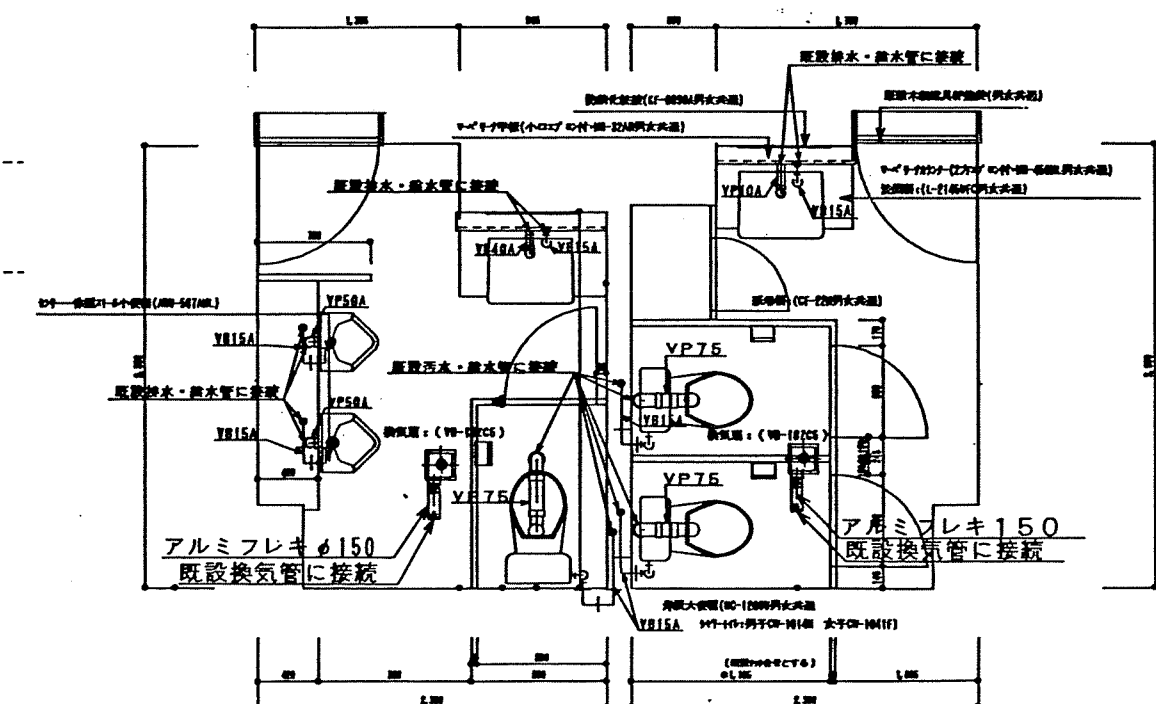

トイレ平面図 S=1/50

株式会社 黒木建設

博多大島ビル 衛生・換気設備改修工事

DATE H13. 07

APPROVED

TITLE 2. 3～9階平面図

SCALE 1:100 1:50

DESIGNED